
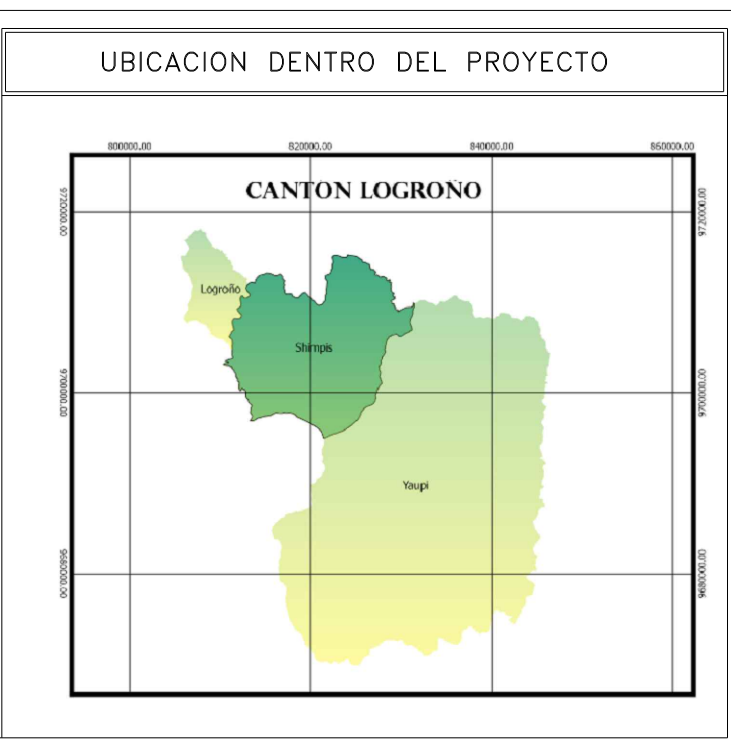


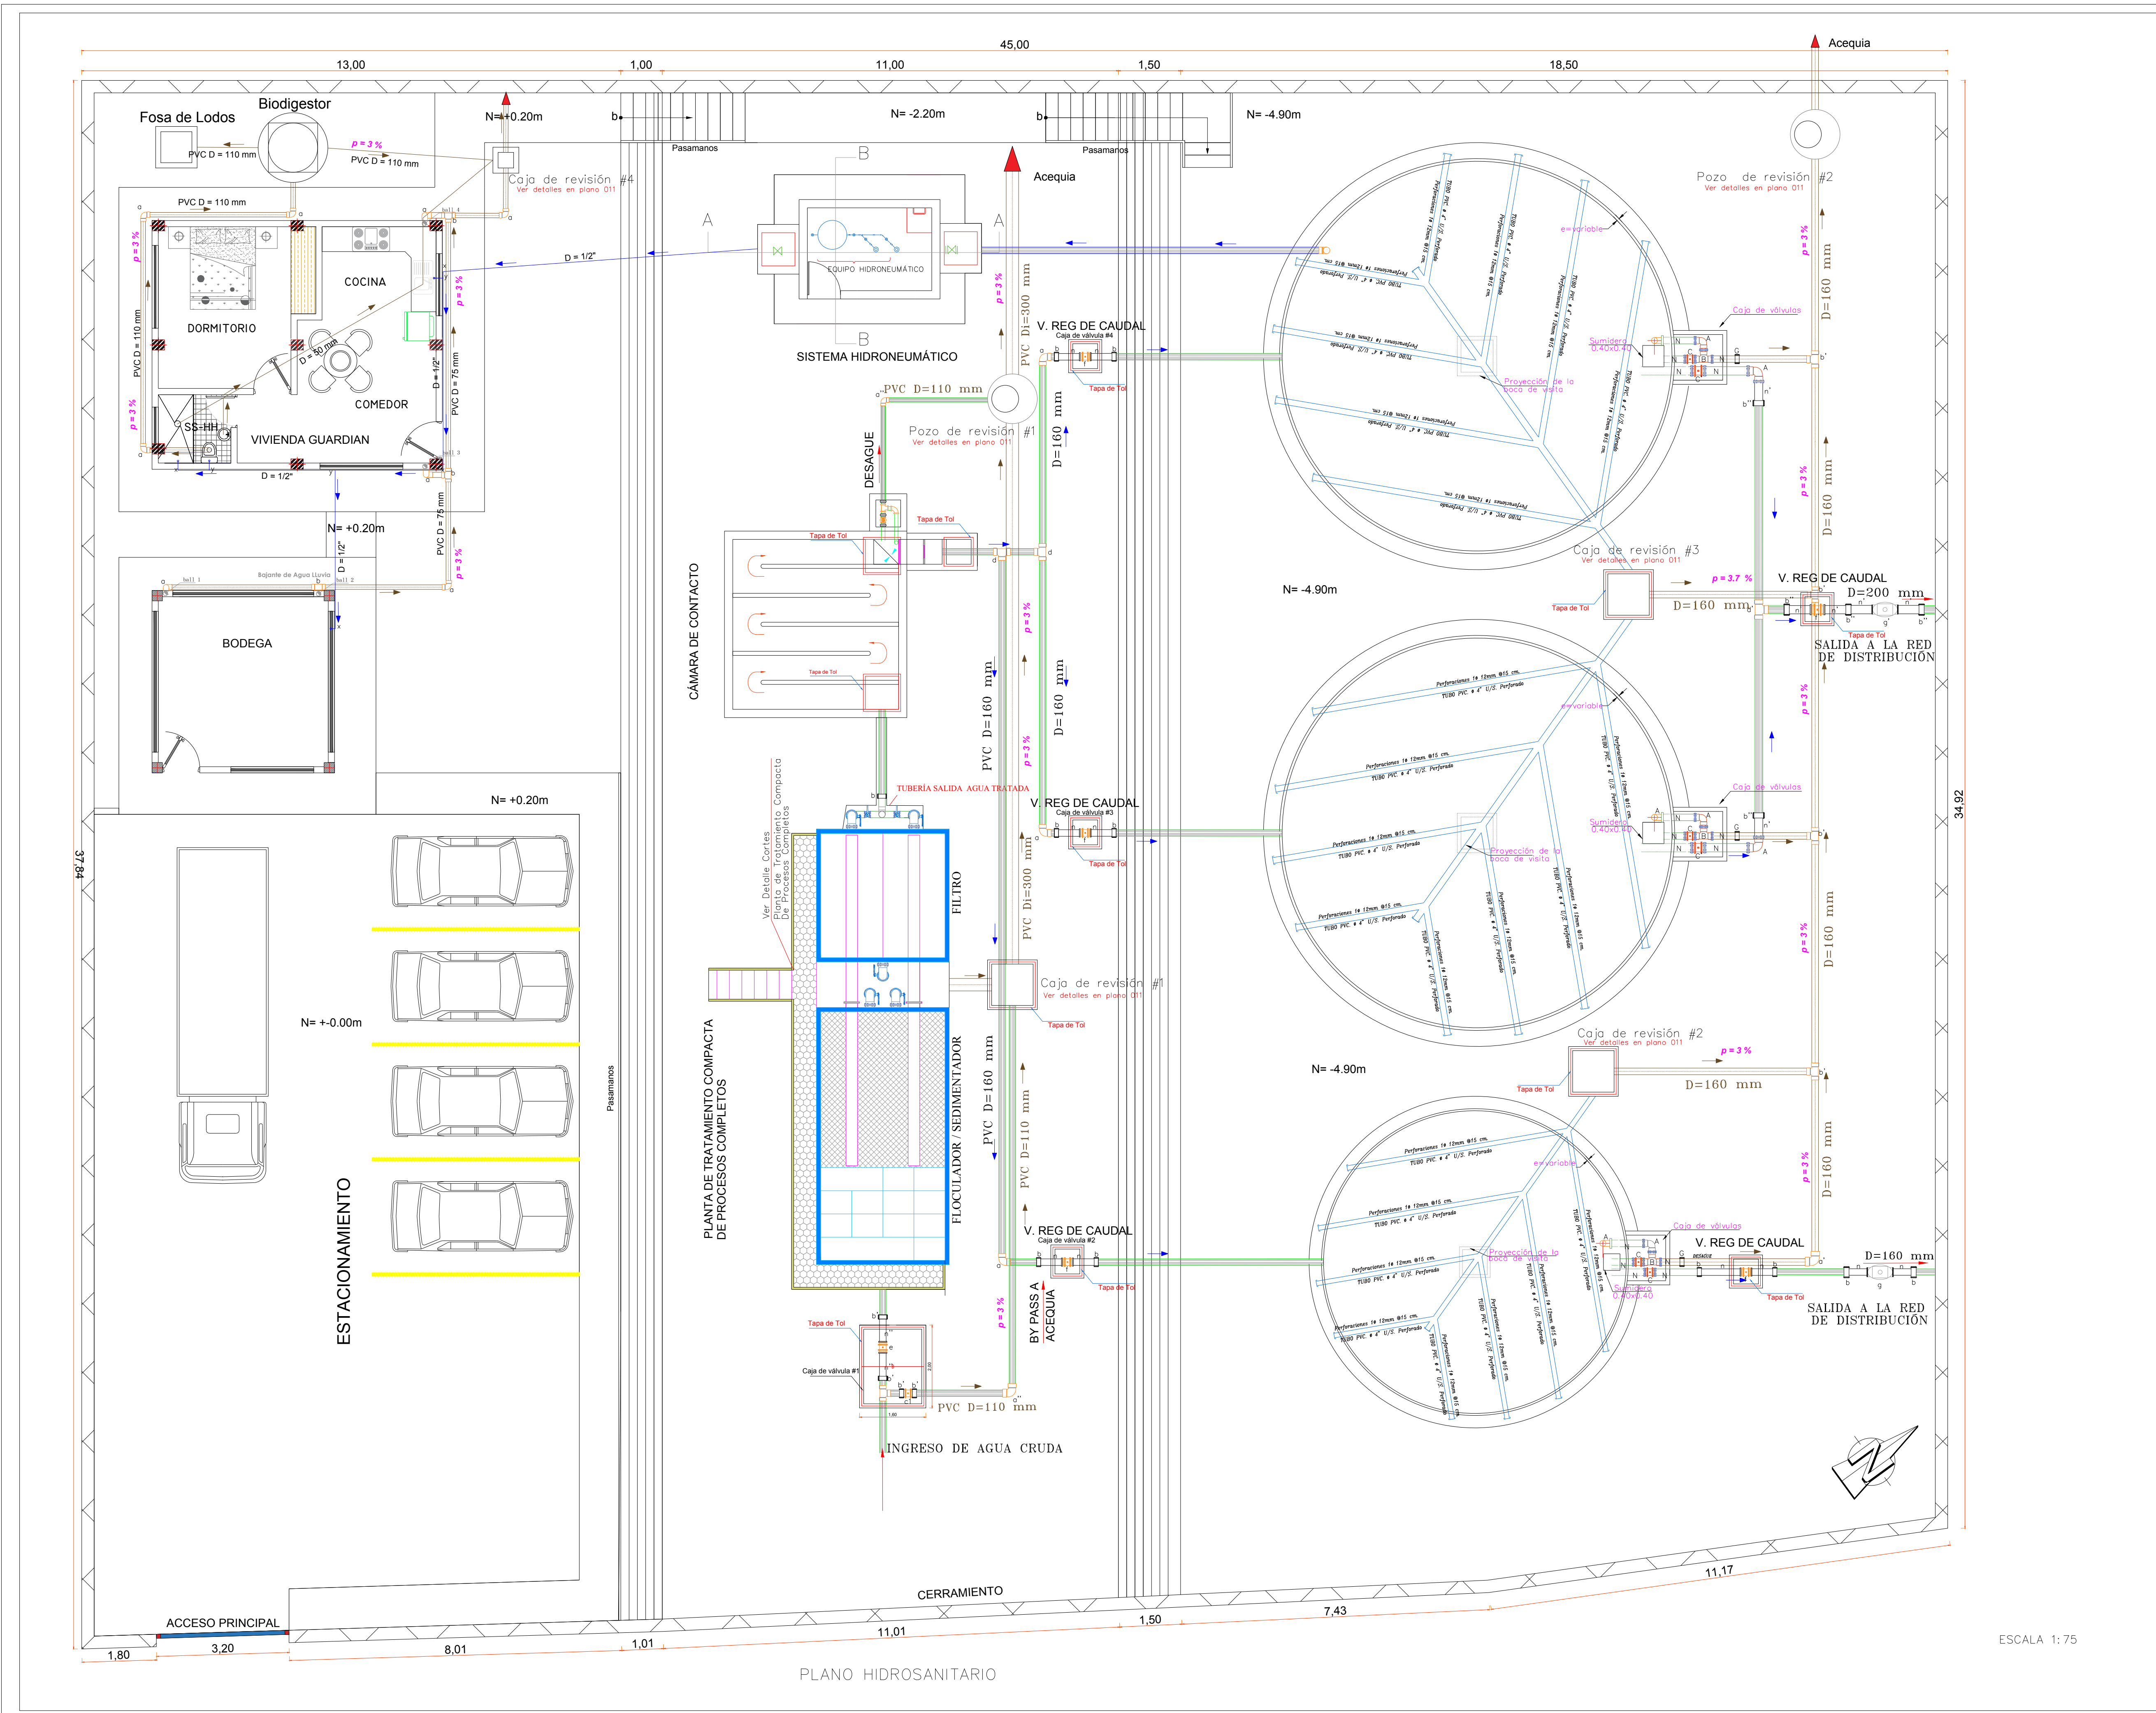

LISTA DE ACCESORIOS			
CODIGO	Ø	CANTIDAD	L (m)
SANITARIO			
a	75 mm	17	Codo PVC - D=75 mm
a"	110 mm	5	Codo PVC - D=110 mm
a'	160 mm	1	Codo PVC - D=160 mm
b	110 mm	4	Tee PVC - D=110 mm
b'	160 mm	4	Tee PVC - D=160 mm
b1	110 mm	2	Unión Gibaut HD - D=110 mm
c1	110 mm	1	Valvula de compuerta HD - D=110 mm - L.L.
HIDRÁULICO			
a	160 mm	3	Codo PVC - D=160 mm
a'	200 mm	2	Codo PVC - D=200 mm
b	160 mm	10	Unión Gibaut HD - D=160 mm
b'	110 mm	4	Unión Gibaut HD - D=110 mm
n"	110 mm	2	Variable
n	160 mm	10	Variable
d	160 mm	2	Tee PVC - D=160 mm
d'	200 mm	1	Tee PVC - D=200 mm
e	110 mm	1	Valvula de regulacion y control
n'	200 mm	6	Variable
f'	200 mm	1	Valvulas reguladoras de caudal D=200 mm
d1	110 mm	2	Unión Gibaut HD - D=110 mm
f	160 mm	4	Valvulas reguladoras de caudal D=160 mm
b"	200 mm	5	Unión Gibaut HD - D=200 mm
g	160 mm	1	Modulador Igo Woltman - D=160 mm
g'	200 mm	1	Modulador Igo Woltman - D=200 mm
x	1/2"	4	Codo PVC - D=1/2"

LISTA DE ACCESORIOS	
SIMBOLÓGICA	
	Tubería PVC 12"
	Tubería PVC Sanitaria 300mm 160 mm y 110mm
	Tubería PVC Sanitaria 50mm
	Tubería PVC 160mm y 200mm
	TUBO PVC Ø 4" U/S. Perforado

NOTAS:

- TODAS LAS DIMENSIONES ESTAN EN METROS.
- EN CASO DE REQUERIR INFORMACIÓN ADICIONAL A LA EXISTENTE, SE DEBERÁ COORDINAR CON EL PROYECTISTA.
- ANTES DE REALIZAR LA CONSTRUCCIÓN DEL PROYECTO SE DEBERÁ REVISAR LOS PLANOS Y DOCUMENTOS TÉCNICOS PARA PRECAUTELAR UNA ADECUADA INTERVENCIÓN Y DEBERÁ SOLICITAR LA AMPLIACIÓN DE LA INFORMACIÓN CORRESPONDIENTE AL PROYECTO.

EUPSODE SISTEMA GEODÉSICO MUNDIAL (WGS) 1984
 CUADRÍCULA ZONA 17 (LÍNEAS NUMERADAS EN NEGRO)
 PROYECCIÓN UNIVERSAL TRANSVERSA DE MERCATOR
 DATUM VERTICAL NIVEL MEDIO DEL MAR
 DATUM HORIZONTAL SISTEMA GEODÉSICO MUNDIAL (WGS) 1984

GAD Logroño MUNICIPIO

PROYECTO: ESTUDIO DEL SISTEMA REGIONAL DE AGUA POTABLE DE LA PARROQUIA SHIMPIS Y SUS COMUNIDADES

CONTIENE: PLANO HIDROSANITARIO PLANTA DE TRATAMIENTO

EJECUTA: CONSULTORIA SHIMPIS FISCALIZA: MUNICIPIO

FECHA: AGOSTO / 2020 ESCALAS: LAS INDICADAS

DIBUJO: CONSULTORIA

ARCHIVO: PLANTA DE TRATAMIENTO COMPACTA

LAMINA: PLANTA DE TRATAMIENTO COMPACTA 010 / 011

Ing. Fernando Pizarro J. DIRECTOR DE COOP. Ing. Leonardo Zambrano JEFE DE FISCALIZACIÓN

ESCALA 1:75